


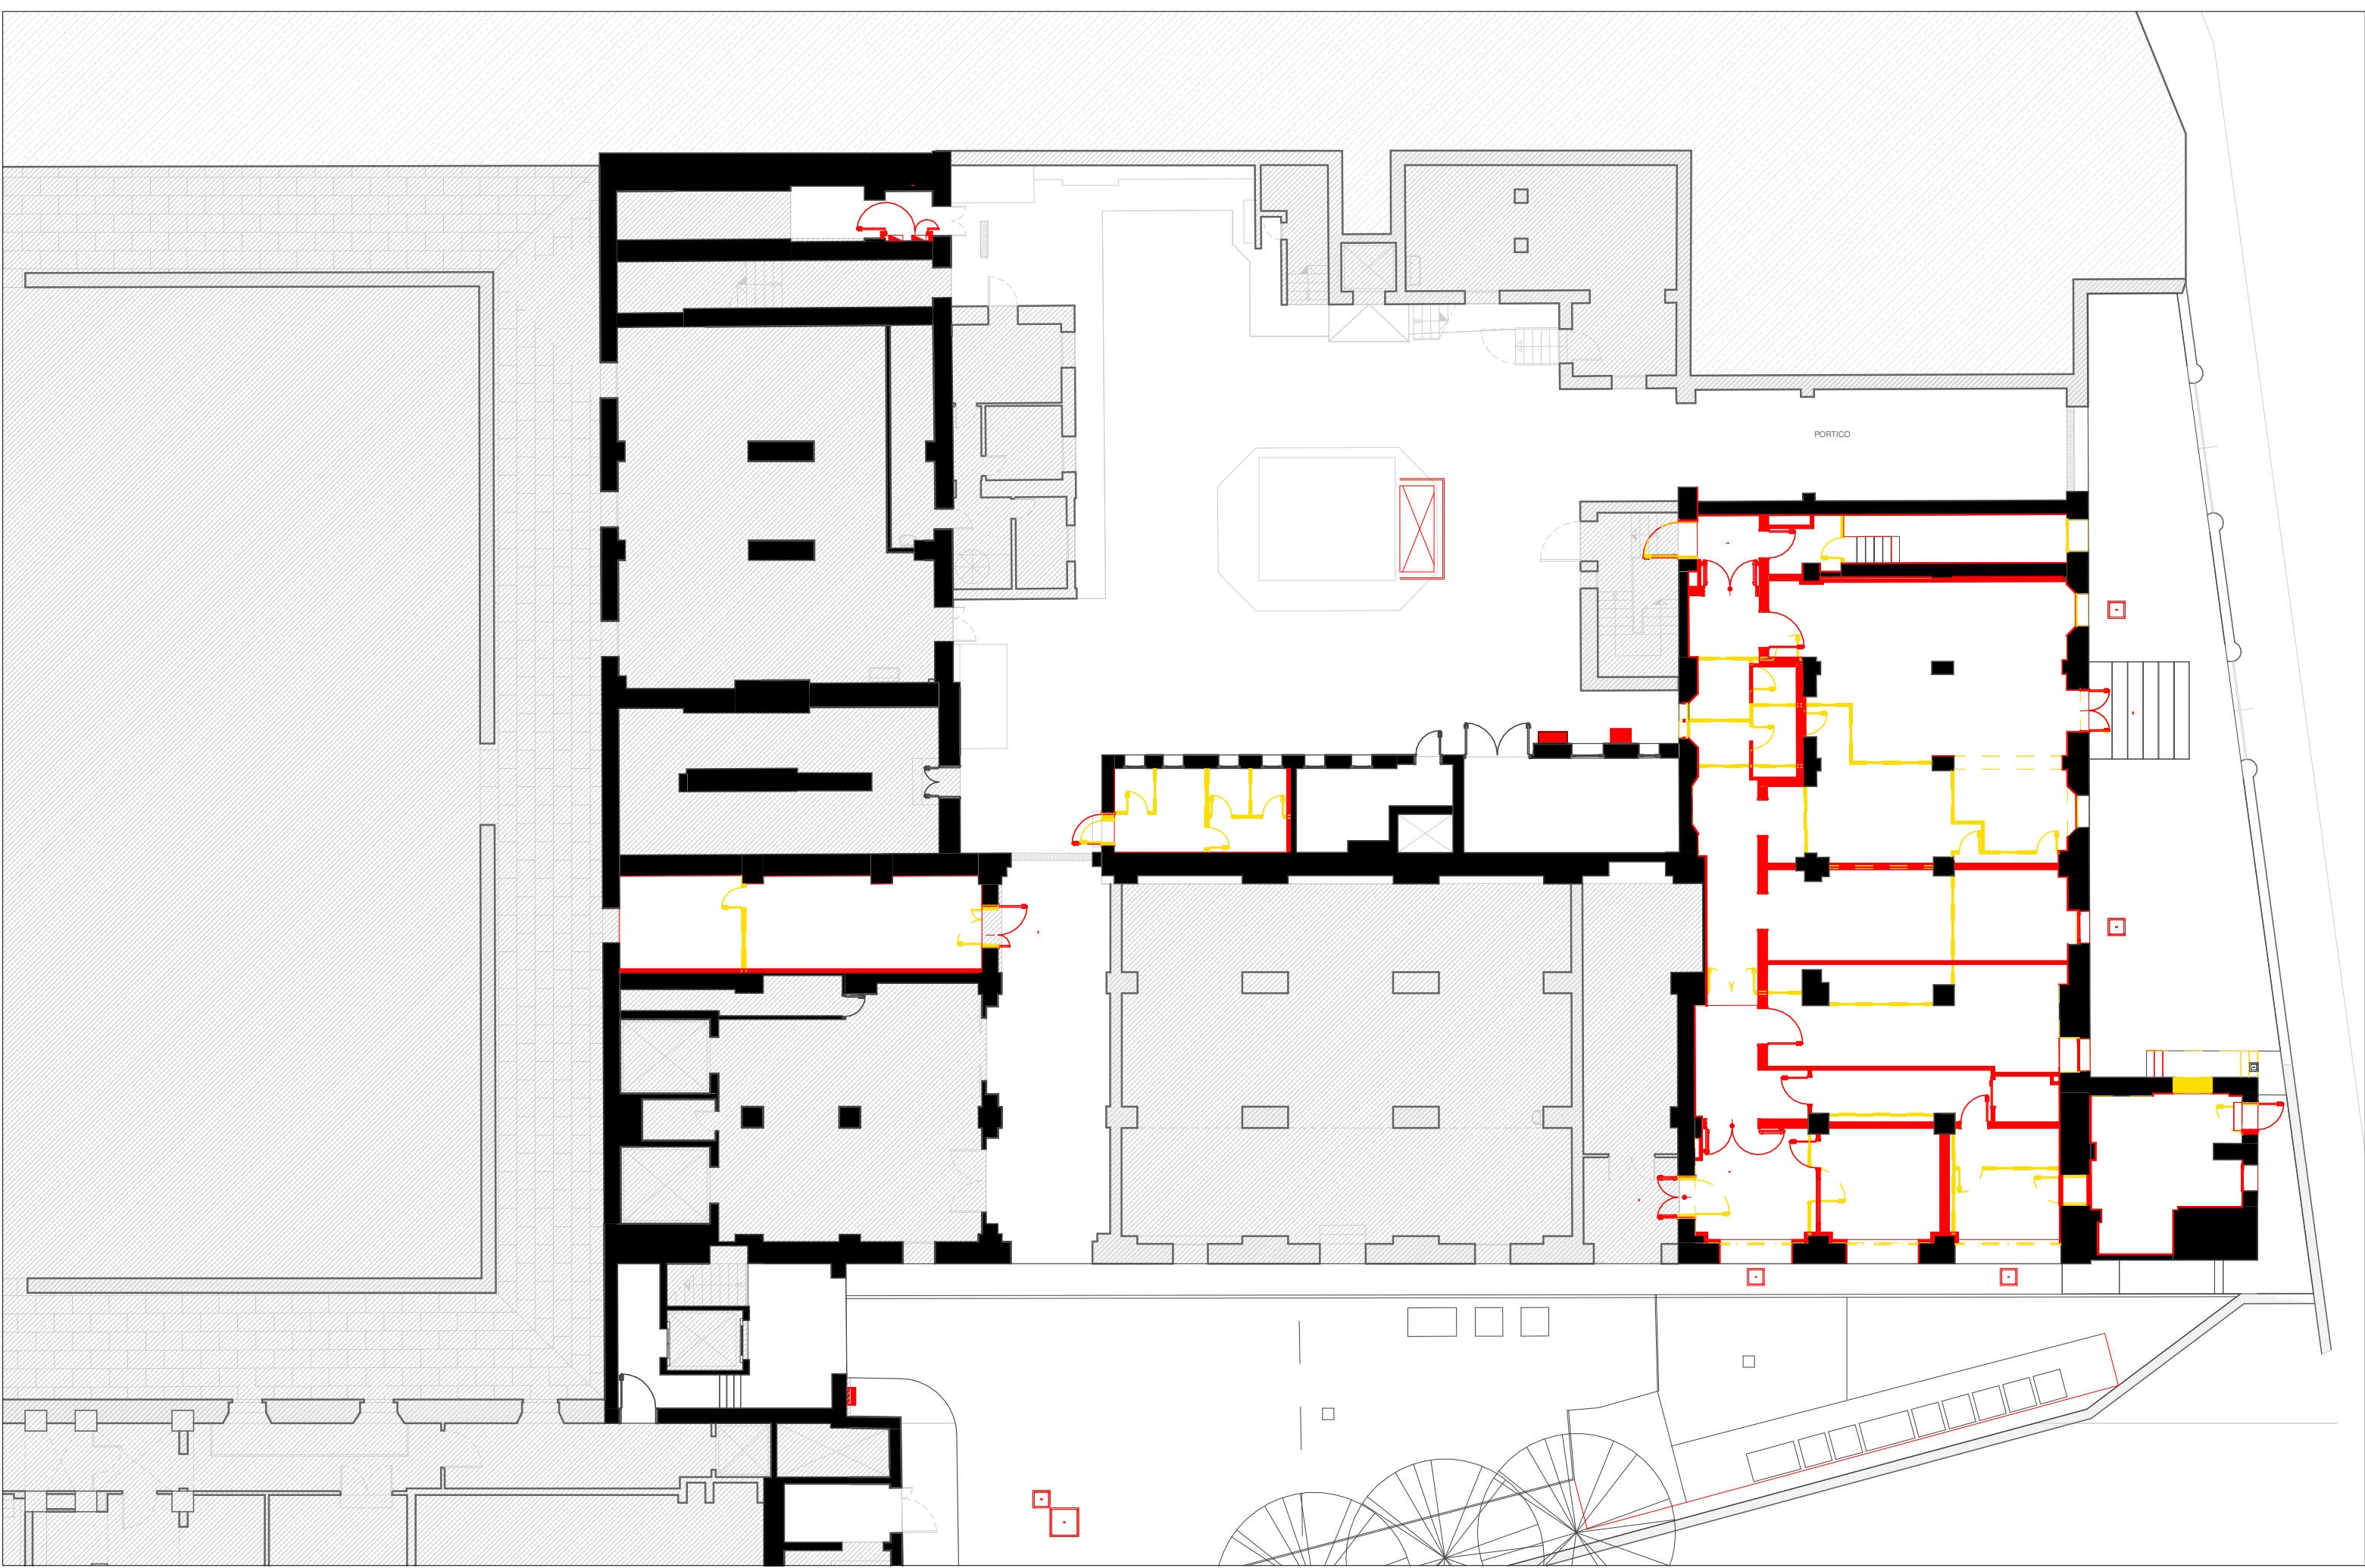


Comparativa - Pianta piano seminterrato/terra - fase 1 - Scala 1 : 200



Comparativa - Pianta piano primo - fase 1 - Scala 1 : 200



Comparativa - Pianta piano quarto - fase 2 - 3 - Scala 1 : 200

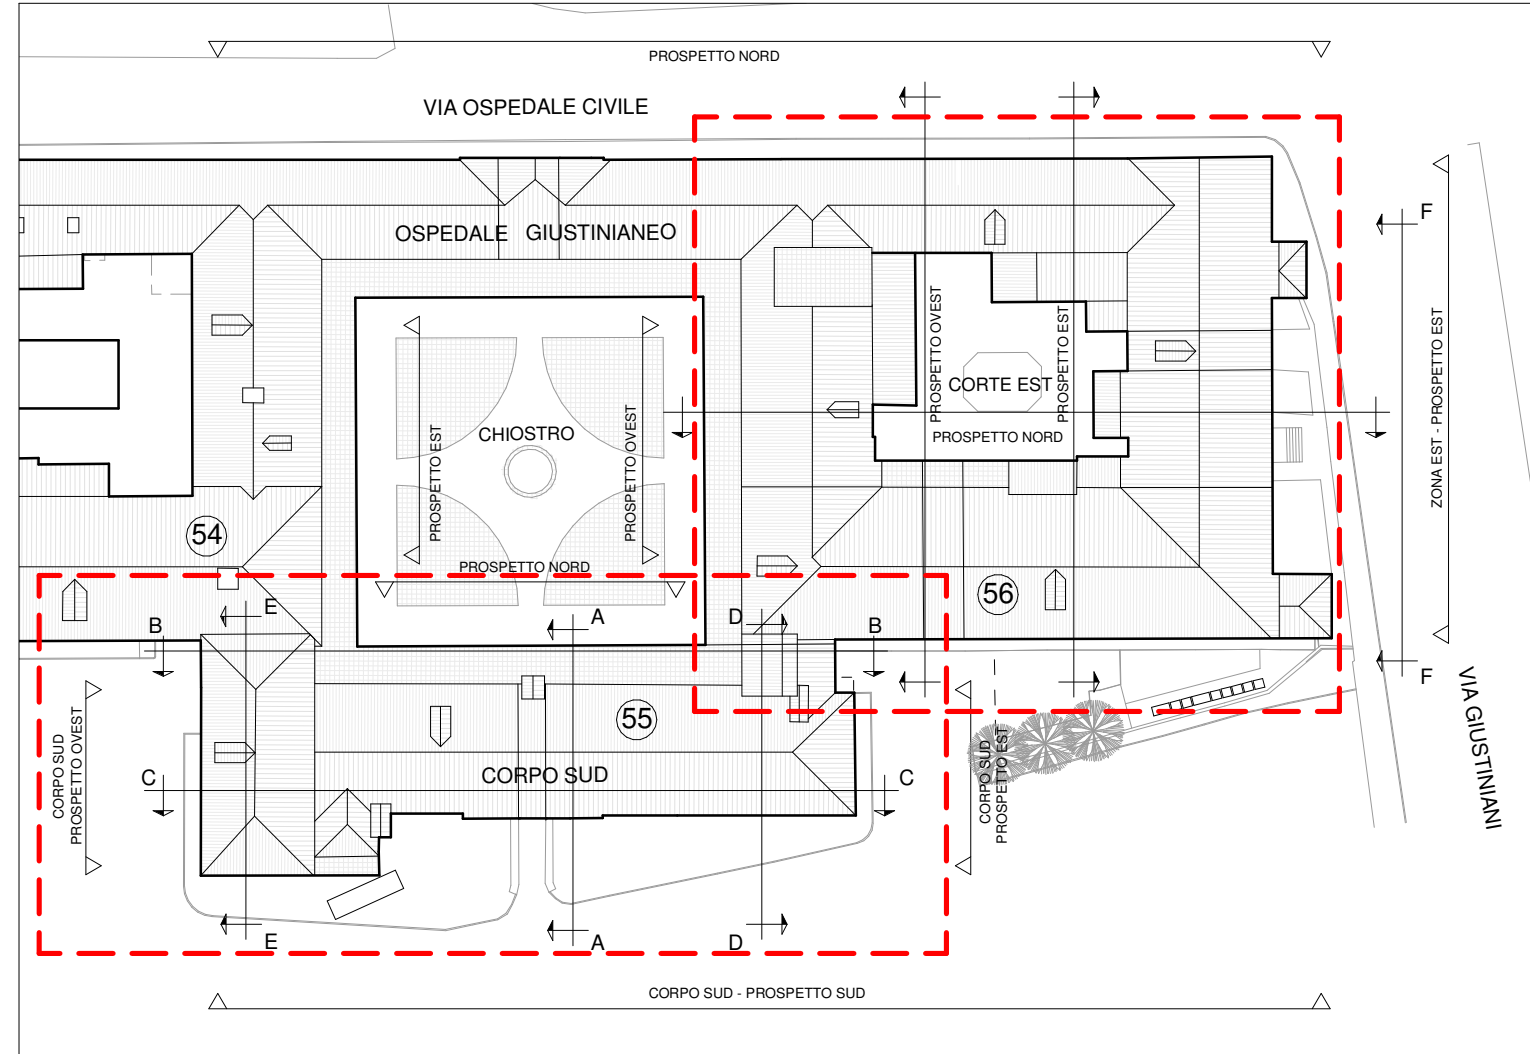


Key Plan - Scala 1 : 750

LEGENDA

COMPARATIVE

- Aree non oggetto di intervento
- Murature esistenti

 - Demolizione
- Nuova costruzione



R.T.P. DI PROGETTAZIONE

CAPOGRUPPO MANDATARIA

SFP

Striolo, Fochesato & Partners

Responsabile di progetto
Arch. Maurizio Striolo

MANDANTE

Manens-Tifs

INGEGNERIA

COORDINAMENTO DELLA PROGETTAZIONE

SFP

Striolo, Fochesato & Partners

Integratore delle prestazioni specialistiche
Arch. Maurizio Striolo

PROGETTO ARCHITETTONICO

SFP

Striolo, Fochesato & Partners

Responsabile di progetto
Arch. Maurizio Striolo

PROGETTO STRUTTURALE

SFP

Striolo, Fochesato & Partners

Responsabile di progetto
Ing. Andrea Fochesato

COORDINAMENTO SICUREZZA IN PROGETTAZIONE

SFP

Striolo, Fochesato & Partners

Coordinatore per la sicurezza
Ing. Andrea Fochesato

PROGETTO IMPIANTISTICO

Manens-Tifs

INGEGNERIA

Responsabile progetto impianti elettrici
Ing. Giorgio Finotti

Responsabile progetto impianti termomeccanici
Ing. Vilian Stefanutti

Responsabile progetto di prevenzione incendi
Per. Ind. Paolo Sette

REGIONE VENETO Azienda Ospedaliera di Padova



Il Responsabile UOC - Progettazione e Sviluppo Interventi di
Edilizia Ospedaliera e Responsabile Unico del Procedimento
Ing. Giovanni Spina

PROGETTAZIONE DEFINITIVA, ESECUTIVA E COORDINAMENTO
SICUREZZA IN FASE DI PROGETTAZIONE, DIREZIONE LAVORI E
COORDINAMENTO SICUREZZA IN FASE ESECUZIONE,
PER I LAVORI DI REALIZZAZIONE DELLA:

NUOVA ANATOMIA PATOLOGICA

PRESSO IL COMPLESSO EDILIZIO GIUSTINIANEO DELL'AZIENDA
OSPEDALIERA DI PADOVA

COMMESSA 1562

CIG n. 70550191DB - CUP n. I91B14000600002



PROGETTO ESECUTIVO

55 - 56 CORPI SUD ED EST		
Architetto		Gen
ARCHITETTICO		GENNAIO 2022
Comparative_Pianta piano seminterrato/terra,		Rev
piano primo, piano quarto		Come indicato
NEM	DATA	DESCRIZIONE
R00	01/2022	1° EMISSIONE
R01	05/2022	2° EMISSIONE - VALIDAZIONE
Codice Documento		
1001_E.A.COMP		

Autore di legge (progettista) e di progetto (esecutore) - a cui la licenza di esercizio è stata rilasciata - e a cui la licenza di esercizio è stata rilasciata - e a cui la licenza di esercizio è stata rilasciata.