




Controsoffitti pianta piano seminterrato/terra - fase 1 - Scala 1 : 100

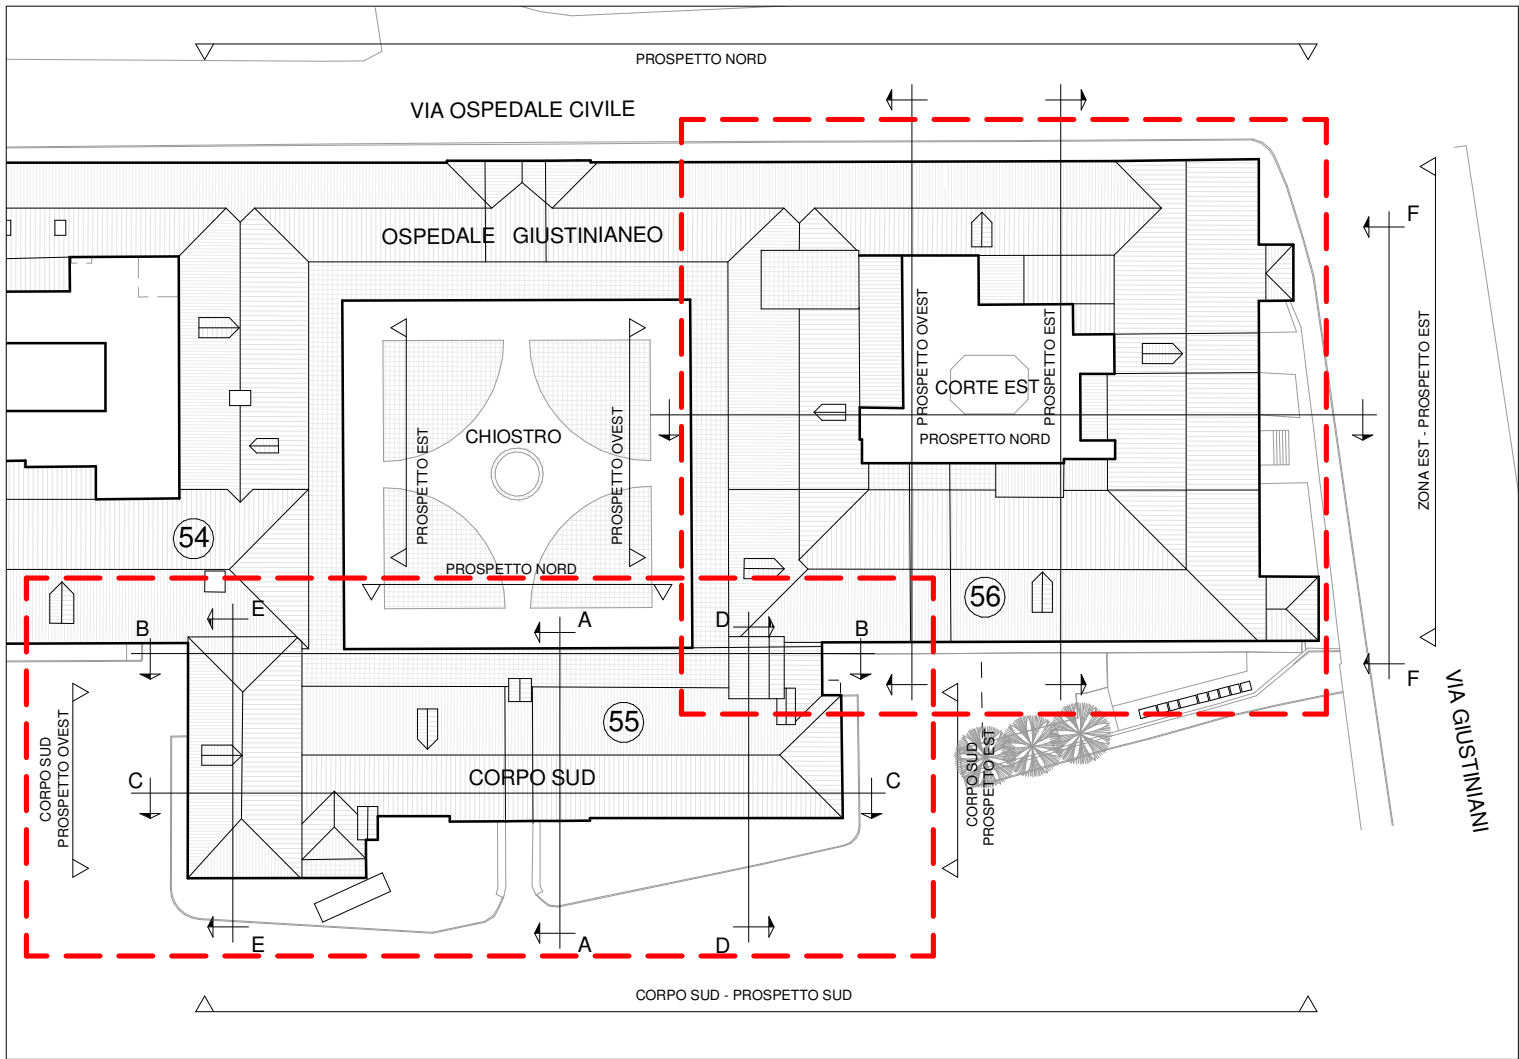

Key Plan - Scala 1 : 750

LEGENDA

LEGENDA CONTROSOFFITTI

- QUADROTTI 60X60 IN LANA DI ROCCIA - CLASSE A1 O EQUIVALENTE CON PENDINATURA ANTISISMICA
- QUADROTTI 60X60 IN LAMIERA DI ACCIAIO - CLASSE A1 O EQUIVALENTE CON PENDINATURA ANTISISMICA (NEI LABORATORI CONTROSOFFITTO A TENUTA)
- QUADROTTI 60X60 IN LAMIERA DI ACCIAIO A TENUTA - CLASSE A1 O EQUIVALENTE CON PENDINATURA ANTISISMICA
- SOFFITTO CON TINTEGGIATURA
- FASCE DI COMPENSAZIONE IN CARTONGESSO - CLASSE A1 O EQUIVALENTE CON PENDINATURA ANTISISMICA
- FASCE DI COMPENSAZIONE IN CARTONGESSO A TENUTA - CLASSE A1 O EQUIVALENTE CON PENDINATURA ANTISISMICA
- PANNELLO SANDWICH A CHIUSURA DELLA CELLA FREDDA
- CONTROSOFFITTO IN CARTONGESSO EI 90 - CLASSE A1 O EQUIVALENTE CON PENDINATURA ANTISISMICA
- CONTROSOFFITTO IN CARTONGESSO EI 90 A TENUTA - CLASSE A1 O EQUIVALENTE CON PENDINATURA ANTISISMICA
- VELETTE
- TRAVI IN ACCIAIO

R.T.P. DI PROGETTAZIONE

CAPOGRUPPO MANDATARIA

Striolo, Fochesato & Partners
Responsabile di progetto
Arch. Maurizio Striolo

MANDANTE

Manens-Tifs
INGEGNERIA

COORDINAMENTO DELLA PROGETTAZIONE

Striolo, Fochesato & Partners
Integratore delle prestazioni specialistiche
Arch. Maurizio Striolo

PROGETTO ARCHITETTONICO

Striolo, Fochesato & Partners
Responsabile di progetto
Arch. Maurizio Striolo

PROGETTO STRUTTURALE

Striolo, Fochesato & Partners
Responsabile di progetto
Ing. Andrea Fochesato

COORDINAMENTO SICUREZZA IN PROGETTAZIONE

Striolo, Fochesato & Partners
Coordinatore per la sicurezza
Ing. Andrea Fochesato

PROGETTO IMPIANTISTICO

Manens-Tifs
INGEGNERIA

Responsabile progetto impianti elettrici
Ing. Giorgio Finotti
Responsabile progetto impianti termomeccanici
Ing. William Stefanutti
Responsabile progetto di prevenzione incendi
Per. Ind. Paolo Sette

REGIONE VENETO Azienda Ospedaliera di Padova



Il Responsabile UOC - Progettazione e Sviluppo Interventi di
Edilizia Ospedaliera e Responsabile Unico del Procedimento
Ing. Giovanni Spina

PROGETTAZIONE DEFINITIVA, ESECUTIVA E COORDINAMENTO
SICUREZZA IN FASE DI PROGETTAZIONE, DIREZIONE LAVORI E
COORDINAMENTO SICUREZZA IN FASE ESECUZIONE,
PER I LAVORI DI REALIZZAZIONE DELLA:

NUOVA ANATOMIA PATOLOGICA
PRESSO IL COMPLESSO EDILIZIO GIUSTINIANO DELL'AZIENDA
OSPEDALIERA DI PADOVA

COMMESSA 1562

CIG n. 70550191DB - CUP n. I91B14000600002



PROGETTO ESECUTIVO

Zona - Edificio n°			
55 - 56_CORPI SUD ED EST			
Nome Edificio		Data	
ARCHITETTONICO		GENNAIO 2022	
Progetto Controsoffitti pianta piano seminterrato/terra – fase 1		Scala	
		Come indicato	
N.EM	DATA	DESCRIZIONE	
R00	01/2022	1° EMISSIONE	
R01	05/2022	2° EMISSIONE - VALIDAZIONE	
Codice Edificio:			
1105_E.A.TP.P.PINT-PT			

A termini di legge il presente documento n° di progetto, eccettuato il diritto di riproduzione e la trasmissione anche parziale a terzi senza preventiva autorizzazione.