




Interventi Pianta Piano Rialzato - CORPO EST - Scala 1 : 500

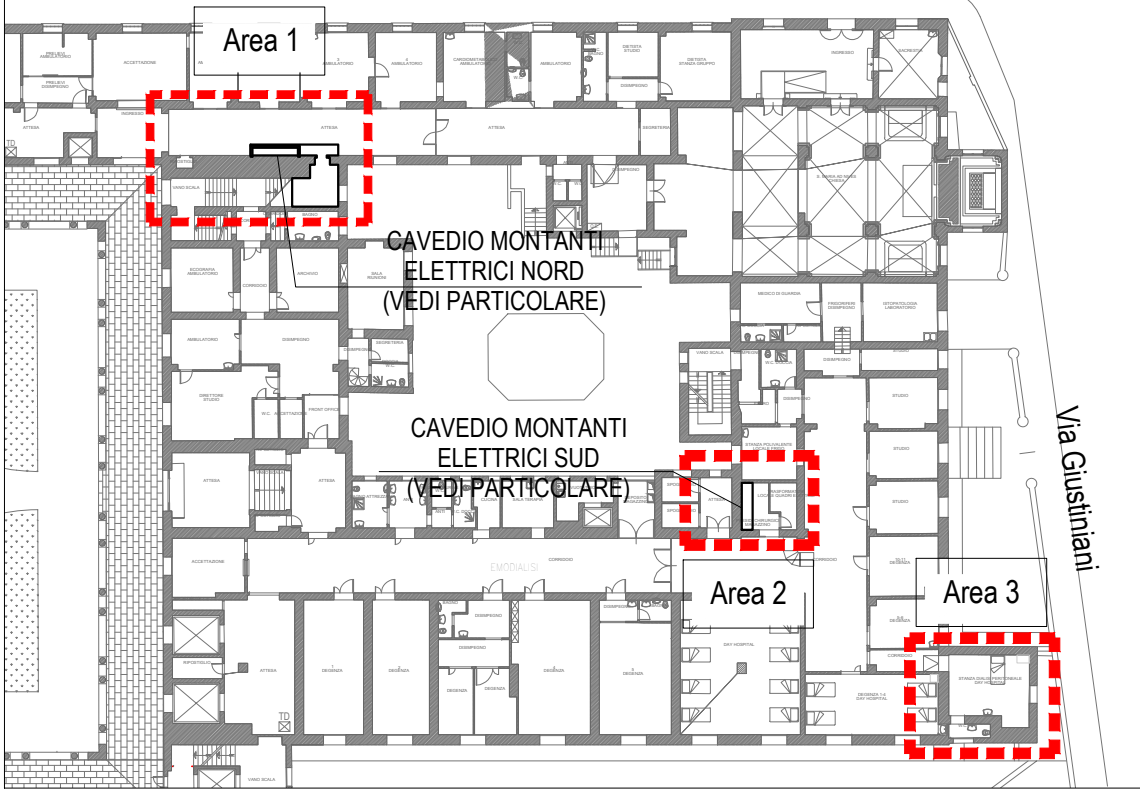

Piano Rialzato - Area 1 - Scala 1 : 100

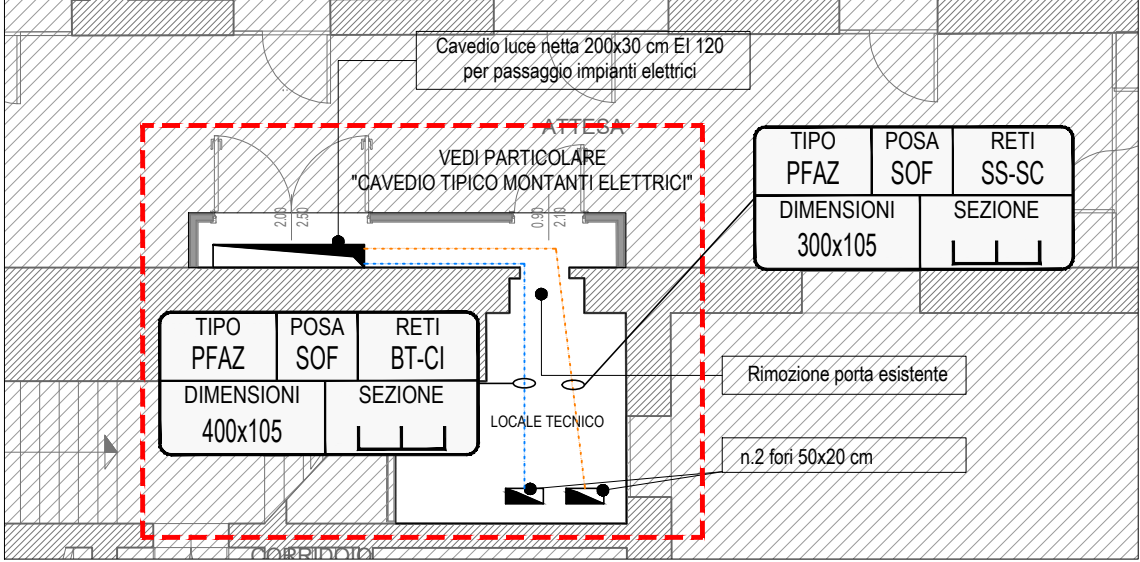


Piano Rialzato - Area 2 - Scala 1 : 100

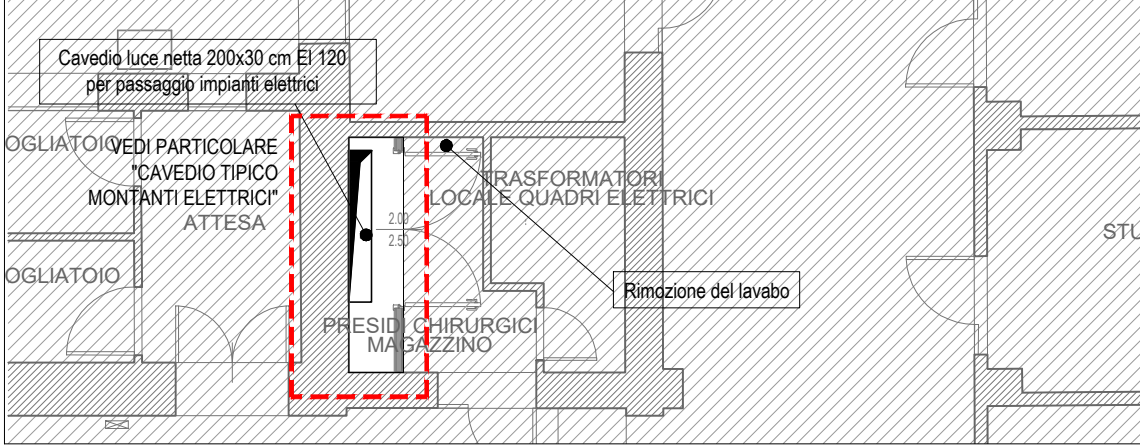


Piano Rialzato - Area 3 - Scala 1 : 100




Interventi Pianta Piano Secondo - CORPO EST - Scala 1 : 500

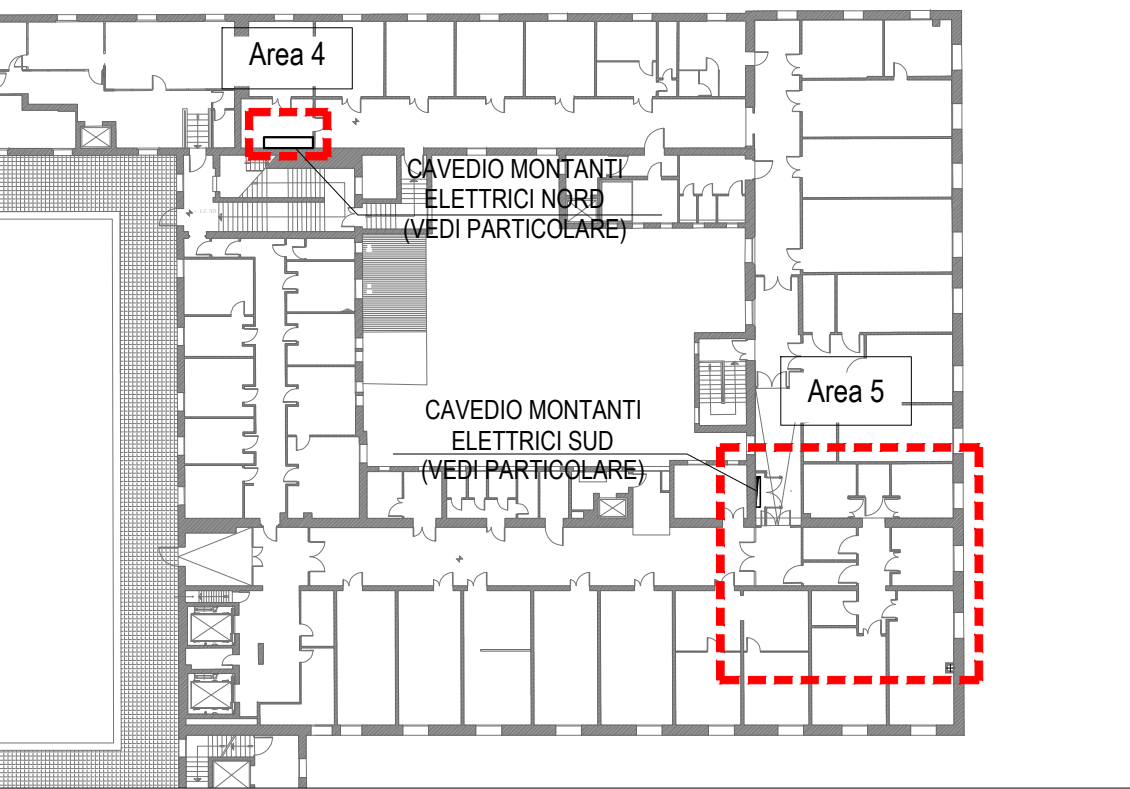


Piano Secondo - Area 4 - Scala 1 : 100

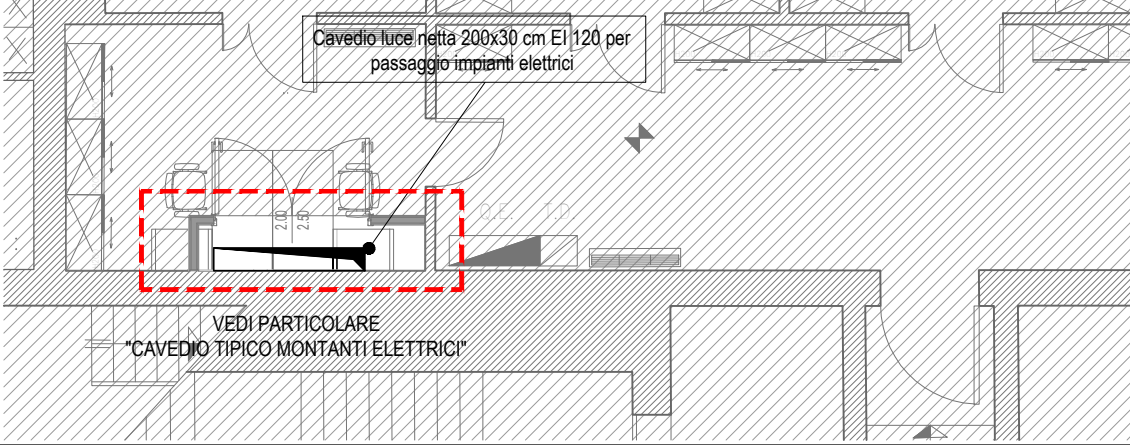


Piano Secondo - Area 5 - Scala 1 : 100

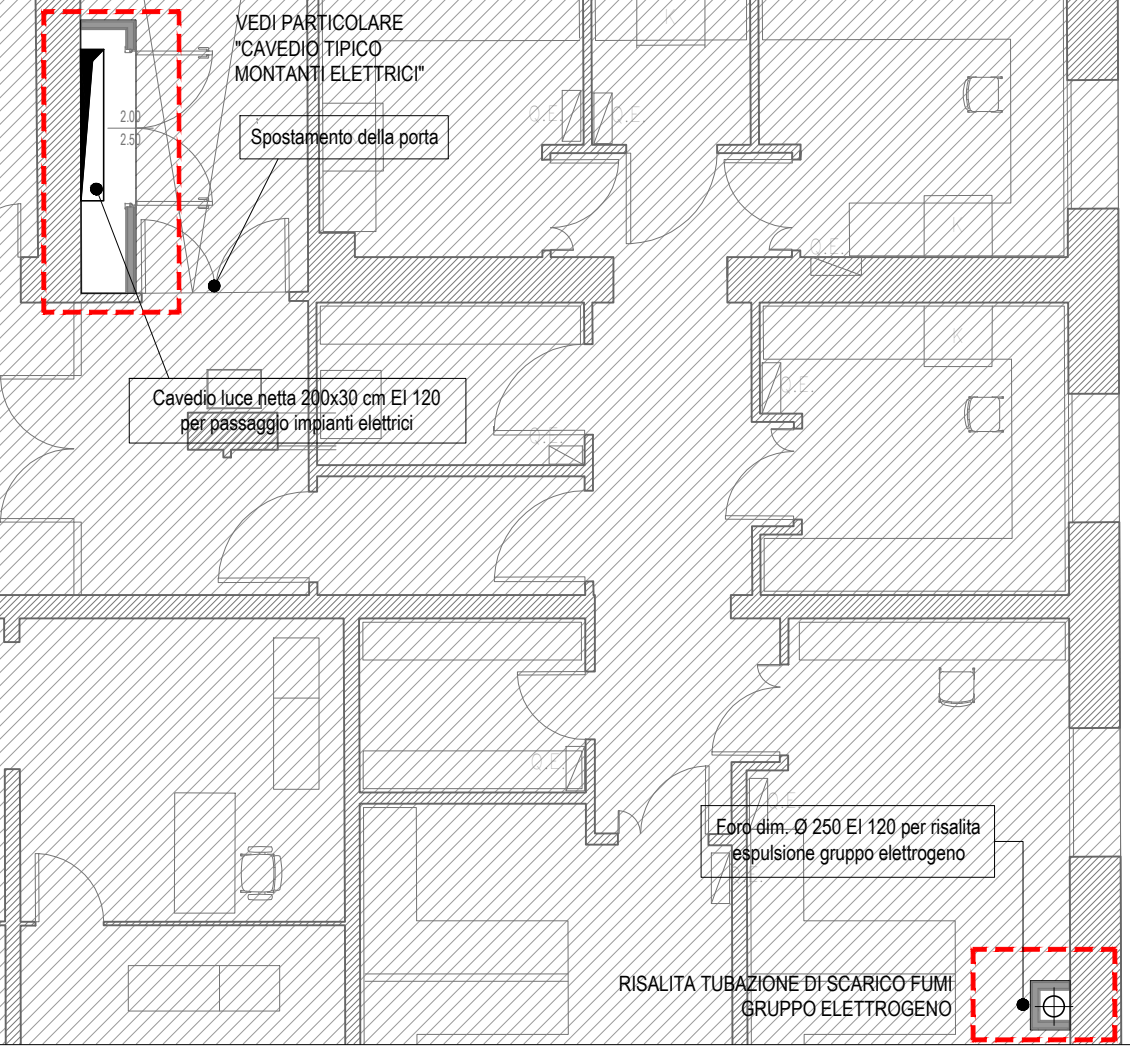

KEY PLAN

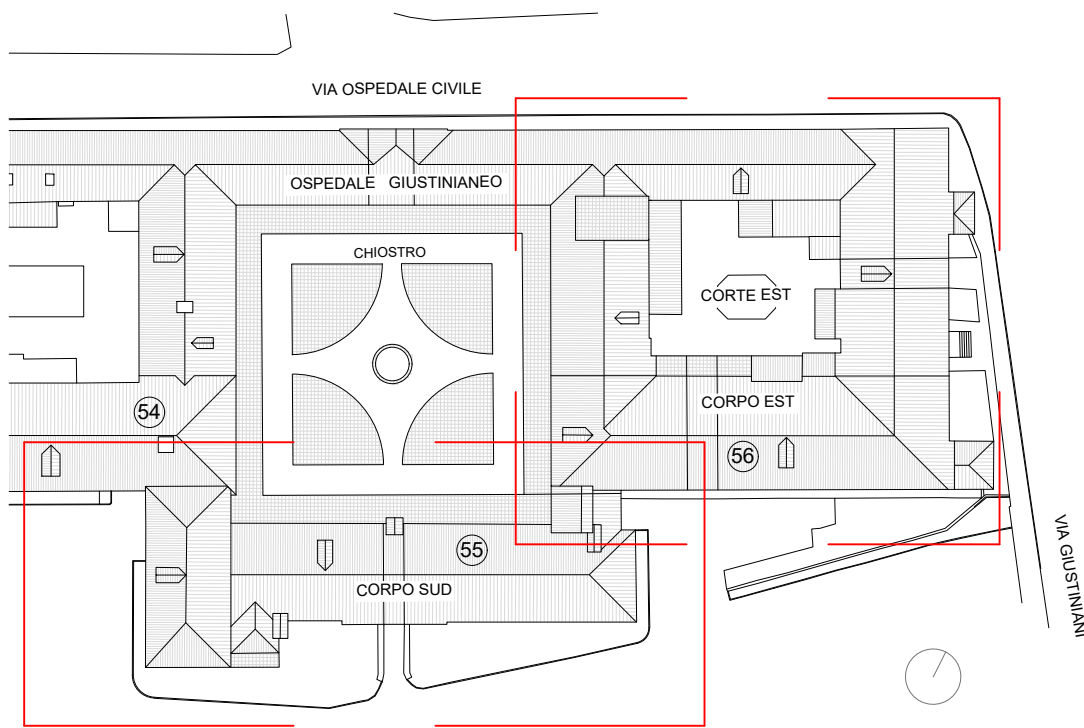

LEGENDA

 


NOTE

- GLI INTERVENTI PUNTUALI RAPPRESENTATI NEL PRESENTE ELABORATO RIGUARDANO I PIANI NON INTERESSATI DALLA RISTRUTTURAZIONE DEI PIANI SEMINTERRATO, PRIMO E QUARTO, PER I QUALI SI RIMANDA AGLI ALTRI ELABORATI GRAFICI DI PROGETTO


PARTICOLARE CAVEDIO TIPICO MONTANTI ELETTRICI

N°	DESCRIZIONE
①	BLINDOSBARRA IN ALLUMINIO 400A DERIVATA DALLA SEMISBARRA A O. BT/.
②	BLINDOSBARRA IN ALLUMINIO 400A DERIVATA DALLA SEMISBARRA B O. BT/.
③	BLINDOSBARRA IN ALLUMINIO 160A RETE CONTINUITA' ASSOLUTA INFORMATICA (CAI)
④	PASSARELLA METALLICA 100x105mm MONTANTE VERTICALE RETE SERVIZI
⑤	PASSARELLA METALLICA 150x105mm MONTANTE VERTICALE IMPIANTI SPECIALI DI SICUREZZA
⑥	PASSARELLA METALLICA 200x105mm MONTANTE VERTICALE IMPIANTI SPECIALI DI COMUNICAZIONE
⑦	PASSARELLA METALLICA 150x105mm MONTANTE VERTICALE IMPIANTI RETE UTENZE BT
⑧	CASSETTA DI DERIVAZIONE DA BLINDOSBARRA
⑨	PARTE REI 120
⑩	SACCHETTI TAGLIAFUOCO
⑪	FORO DI SALITA CANALIZZAZIONI (dim. min. 200x300mm) CON BARRIERE DI COMPARTIMENTAZIONE NELL'ATTRAVERSAMENTO DEI SOLAI
⑫	GRIGLIA METALLICA PER SOSTEGNO SACCHETTI TAGLIAFUOCO

CAVEDIO TIPICO

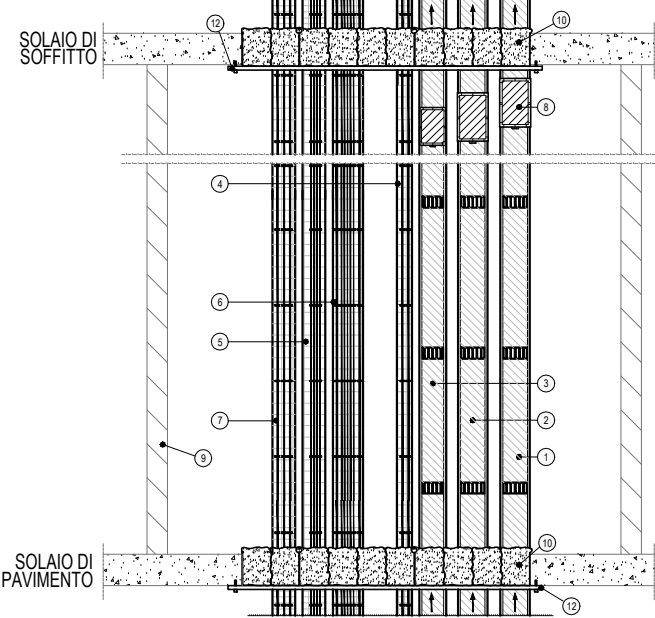


VISTA DALL'ALTO

 

SCALA 1:50

CAVEDIO TIPICO VERTICALE

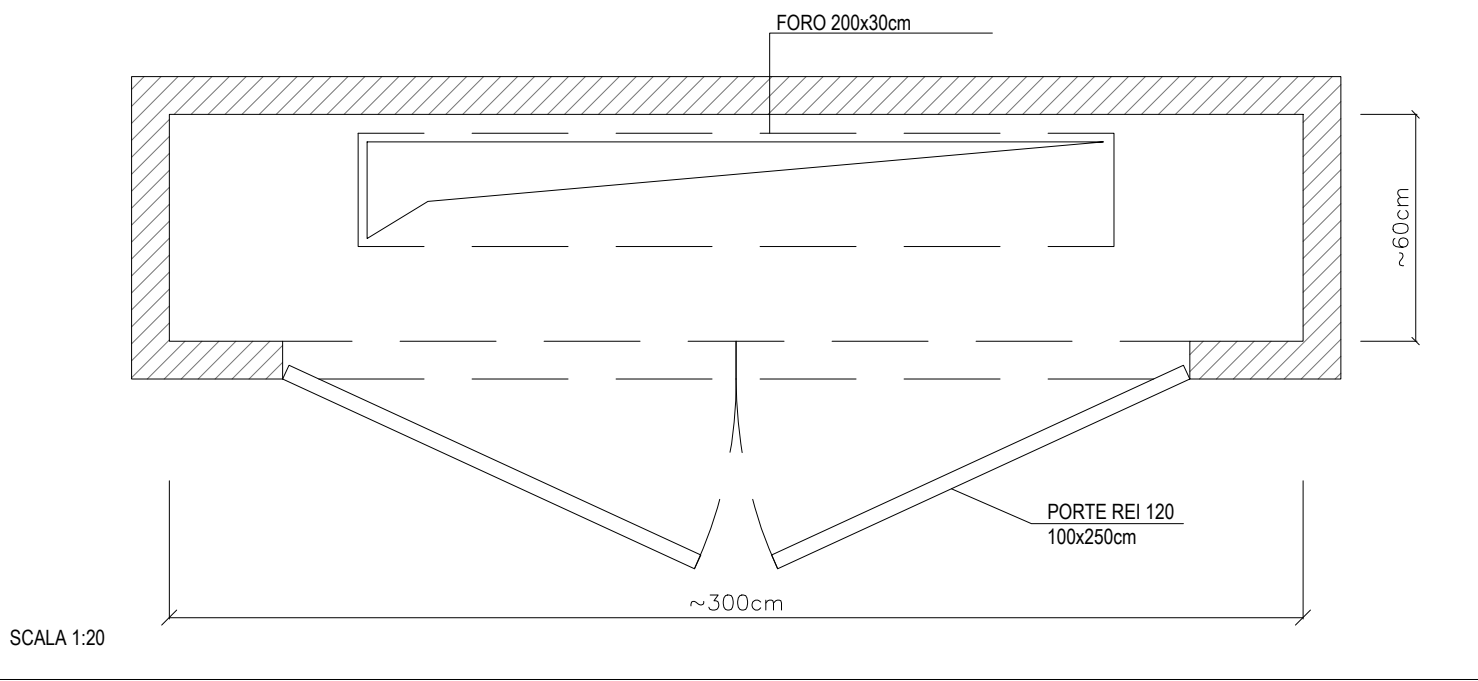

SCALA 1:20

R.T.P. DI PROGETTAZIONE

CAPOGRUPPO MANDATARIA



Striolo, Fochesato & Partners

Responsabile di progetto
Arch. Maurizio Striolo

MANDANTE



Manens-Tifs
INGEGNERIA

COORDINAMENTO DELLA PROGETTAZIONE



Striolo, Fochesato & Partners

Integratore delle prestazioni specialistiche
Arch. Maurizio Striolo

PROGETTO ARCHITETTONICO



Striolo, Fochesato & Partners

Responsabile di progetto
Arch. Maurizio Striolo

PROGETTO STRUTTURALE



Striolo, Fochesato & Partners

Responsabile di progetto
Ing. Andrea Fochesato

COORDINAMENTO SICUREZZA IN PROGETTAZIONE



Striolo, Fochesato & Partners

Coordinatore per la sicurezza
Ing. Andrea Fochesato

PROGETTO IMPIANTISTICO



Manens-Tifs
INGEGNERIA

Responsabile progetto impianti elettrici e speciali
Ing. Giorgio Finotti

Responsabile progetto impianti termomeccanici
Ing. William Stefanutti

Responsabile progetto di prevenzione incendi
Per. Ind. Paolo Sette

REGIONE VENETO

Azienda Ospedaliera di Padova



Il Responsabile UOC - Progettazione e Sviluppo Interventi di
Edilizia Ospedaliera e Responsabile Unico del Procedimento
Ing. Giovanni Spina

PROGETTAZIONE DEFINITIVA, ESECUTIVA E COORDINAMENTO
SICUREZZA IN FASE DI PROGETTAZIONE, DIREZIONE LAVORI E
COORDINAMENTO SICUREZZA IN FASE ESECUZIONE,
PER I LAVORI DI REALIZZAZIONE DELLA:

NUOVA ANATOMIA PATOLOGICA

PRESSO IL COMPLESSO EDILIZIO GIUSTINIANEO DELL'AZIENDA
OSPEDALIERA DI PADOVA

COMMESSA 1562

CIG n. 70550191DB - CUP n. I91B14000600002

PROGETTO ESECUTIVO

Zona / Edificio n°		Disciplina	
55 - 56_CORPI SUD ED EST			
Nome Ediliziotti		Data	
IMPIANTI ELETTRICI E SPECIALI		GENNAIO 2022	
Interventi puntuali ai vari piani		Scala	
		Varie	
N.EM	DATA	DESCRIZIONE	
R00	01/2022	1° EMISSIONE	
Codice Elaborato			
103_E.IES.PRO.P.V			

A meno di legge il presente documento è di proprietà esclusiva - è vietata la riproduzione o la trasmissione anche parziale o terzi senza preventiva autorizzazione.